


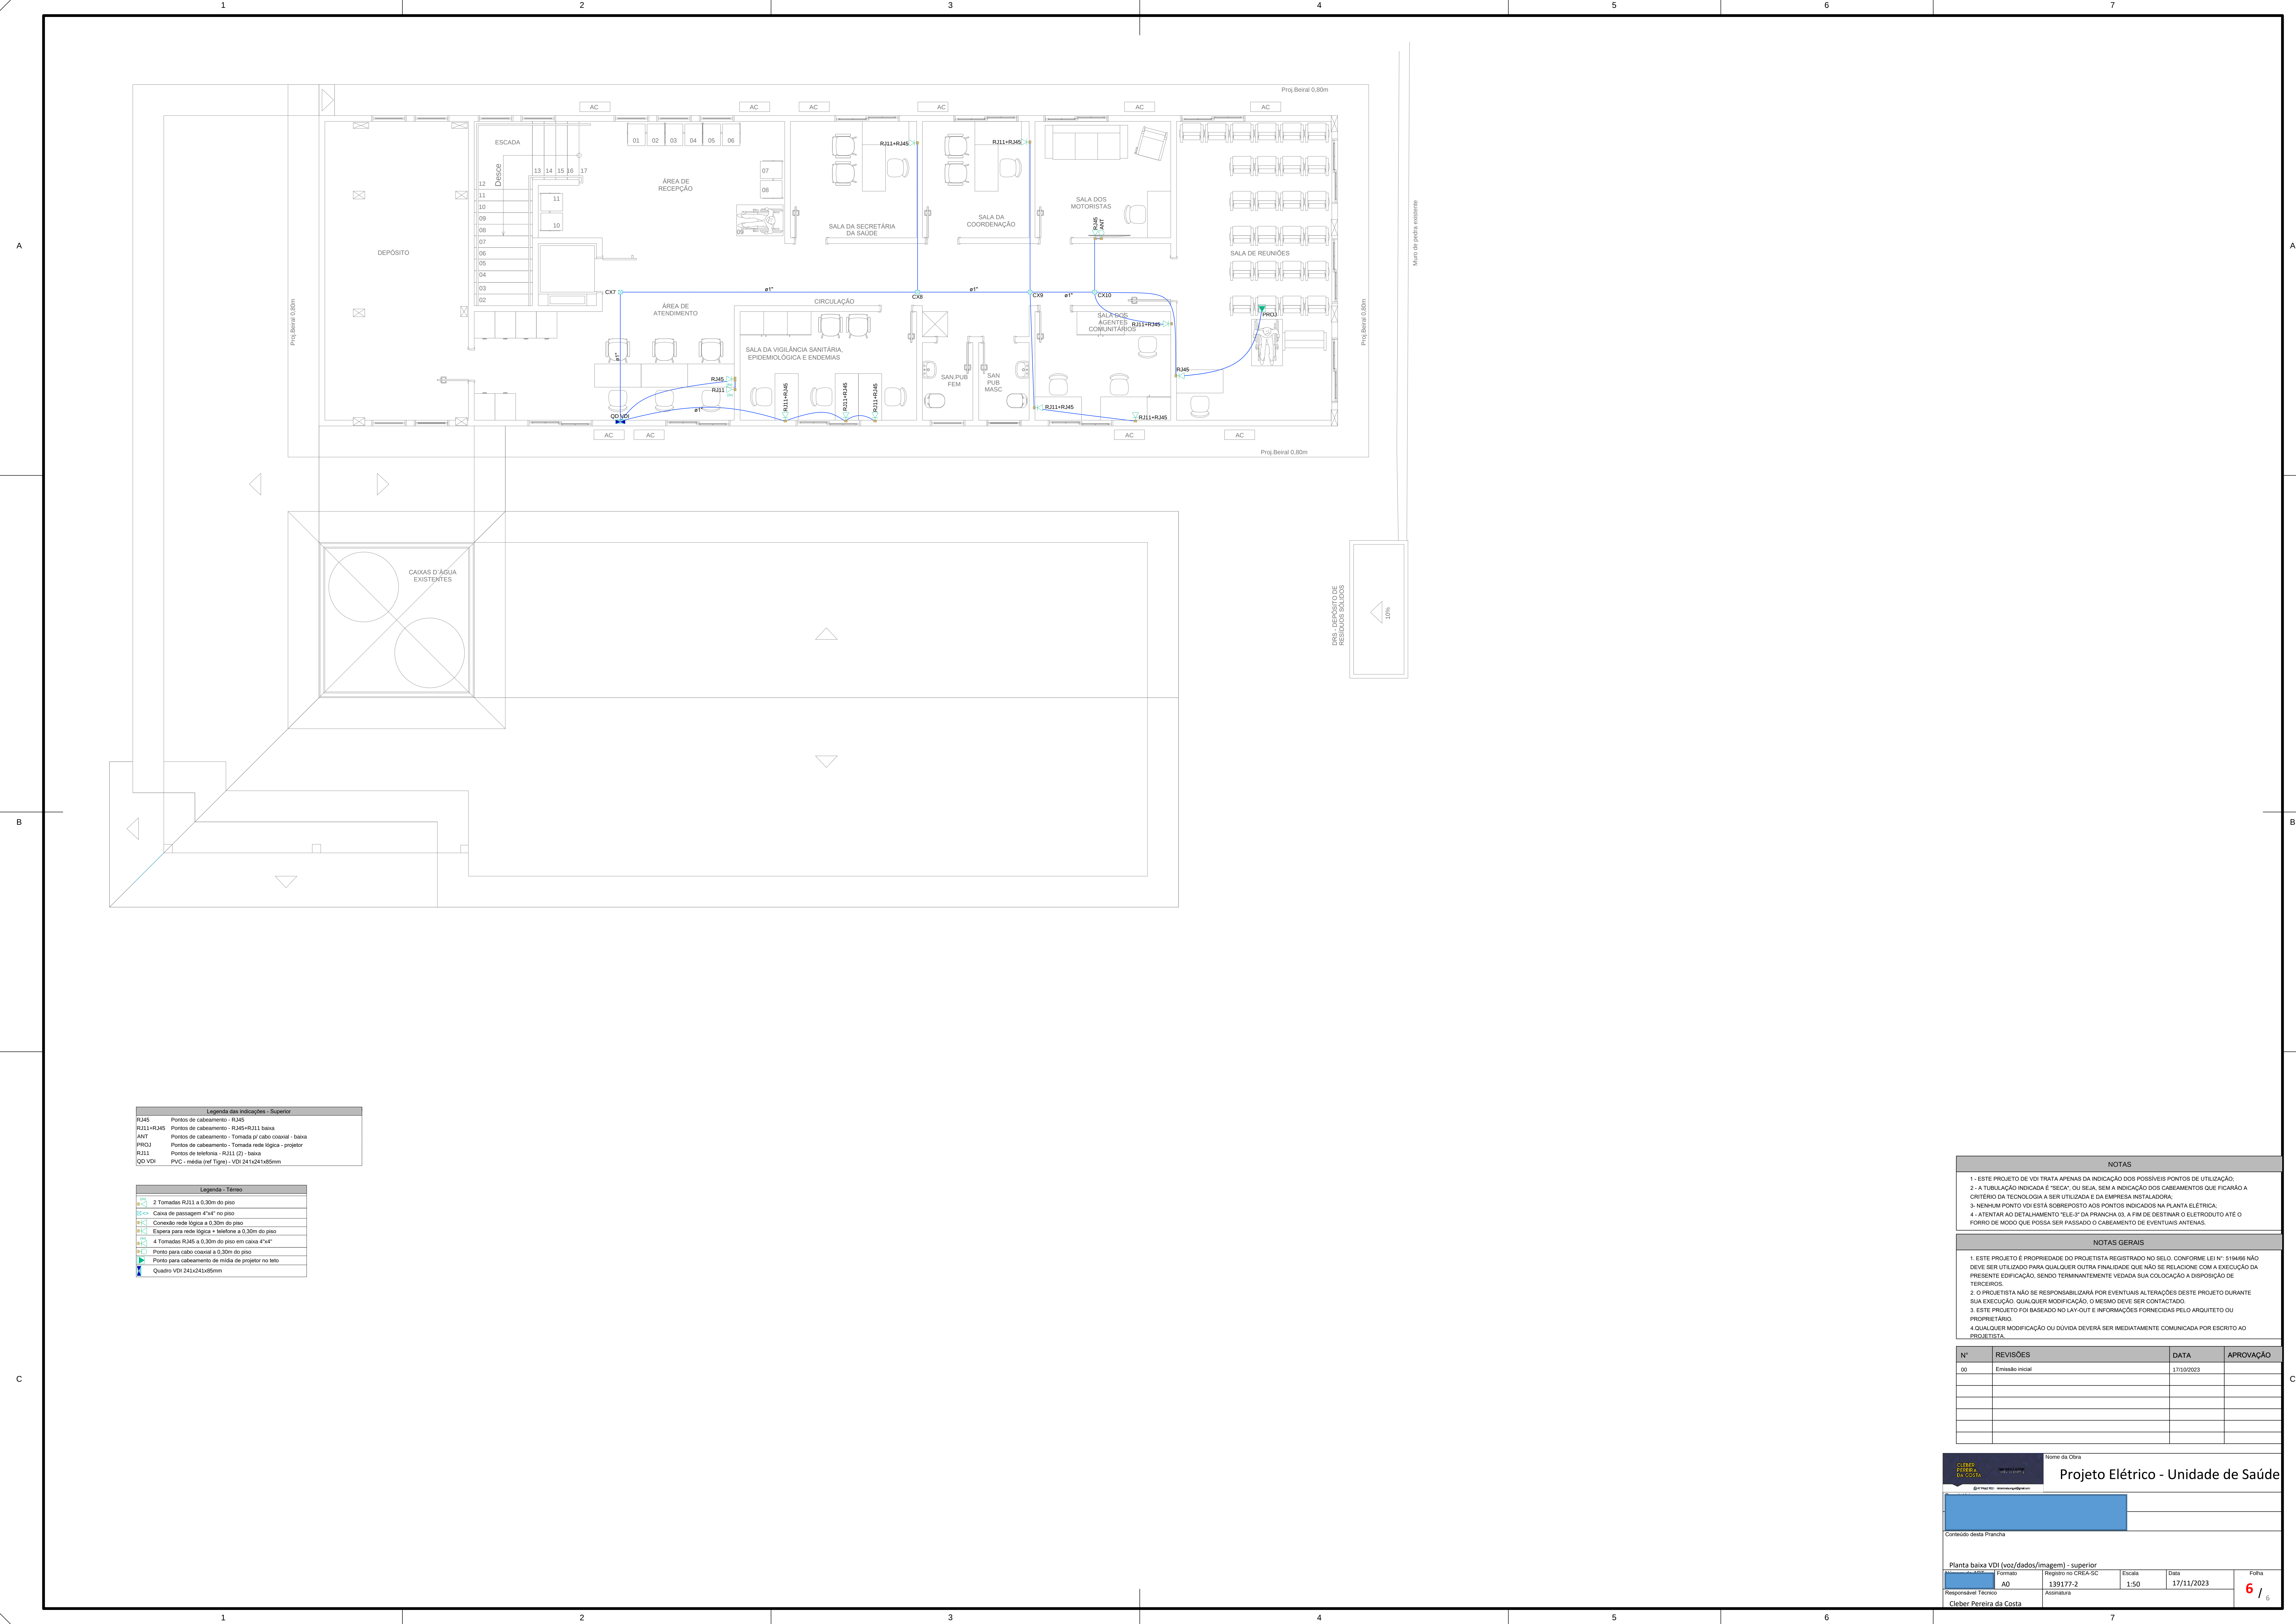

Legenda das indicações - Superior	
RJ45	Pontos de cabeamento - RJ45
RJ11+RJ45	Pontos de cabeamento - RJ45+RJ11 baixa
ANT	Pontos de cabeamento - Tomada p/ cabo coaxial - baixa
PROJ	Pontos de cabeamento - Tomada rede lógica - projetor
RJ11	Pontos de telefonia - RJ11 (2) - baixa
QD VDI	PVC - medida (ref. Tígris) - VDI 24x124x165mm

Legenda - Símbolos	
	2 Tomadas RJ45 a 0,30m do piso
	4 Tomadas RJ45 a 0,30m do piso
	Calha de passagem 4"x4" no piso
	Conexão rede lógica a 0,30m do piso
	Espera para rede lógica - telefone a 0,30m do piso
	4 Tomadas RJ45 a 0,30m do piso em caixa 4"x4"
	Ponto para cabo coaxial a 0,30m do piso
	Ponto para cabeamento de mídia de projetor no teto
	Quadro VDI 24x124x165mm

NOTAS	
1- ESTE PROJETO DE VDI TRATA APENAS DA INDICAÇÃO DOS POSSÍVEIS PONTOS DE UTILIZAÇÃO. 2- A TUBULAÇÃO INDICADA É "SECA", OU SEJA, SEM A INDICAÇÃO DOS CASQUEAMENTOS QUE FICARÃO A CRITÉRIO DA TECNOLOGIA A SER UTILIZADA E DA EMPRESA INSTALADORA. 3- NENHUM PONTO VDI ESTÁ SOBREPOSTO AOS PONTOS INDICADOS NA PLANTA ELÉTRICA. 4- ATENTAR AO DETALHAMENTO "ELE-9" DA PRANCHETA 03, A FIM DE DESTINAR O ELÉTRICISTA ATÉ O FORRO DE MODO QUE POSSA SER PASSADO O CASQUEAMENTO DE EVENTUAIS ANTENAS.	

NOTAS GERAIS	
1. ESTE PROJETO É PROPRIEDADE DO PROJETISTA REGISTRADO NO SELO, CONFORME LEI Nº: 5194/96 NÃO DEVE SER UTILIZADO PARA QUALQUER OUTRA FINALIDADE QUE NÃO SE RELACIONE COM A EXECUÇÃO DA PRESENTE EDIFICAÇÃO, SENDO TERMINANTEMENTE VEDADA SUA COLOCAÇÃO A DISPOSIÇÃO DE TERCEIROS. 2. O PROJETISTA NÃO SE RESPONSABILIZA POR EVENTUAIS ALTERAÇÕES DESTE PROJETO DURANTE SUA EXECUÇÃO, QUALQUER MODIFICAÇÃO, O MESMO DEVE SER CONTATADO. 3. ESTE PROJETO FOI BASEADO NO LAY-OUT E INFORMAÇÕES FORNECIDAS PELO ARQUITETO OU PROPRIETÁRIO. 4. QUALQUER MODIFICAÇÃO OU DÚVIDA DEVERÁ SER IMEDIATAMENTE COMUNICADA POR ESCRITO AO PROJETISTA.	

Nº	REVISÕES	DATA	APROVAÇÃO
00	Emissão inicial	17/11/2023	



Cleber Pereira da Costa

Projeto Elétrico - Unidade de Saúde

Conteúdo desta Prancha

Planta baixa VDI (voz/dados/imagem) - superior

Formato

139177-2

Assinatura

Responsável Técnico

Cleber Pereira da Costa

Assinatura

Escala

1:50

Data

17/11/2023

Folha

6 / 6